


LEGENDA

- ⌋ Gniazdo wtyczkowe 2P+PE, 16A, 230V, IP20
- ⌋ 2x Gniazdo wtyczkowe 2x(2P+PE), 16A, 230V, IP20
- ⌋ D Gniazdo wtyczkowe DATA 2P+PE, 16A, 230V, IP20
- ⌋ Gniazdo wtyczkowe 2P+PE, 16A, 230V, IP44
- ⌋ K Gniazdo komputerowe RJ45

RS Rozdzielnica garaży

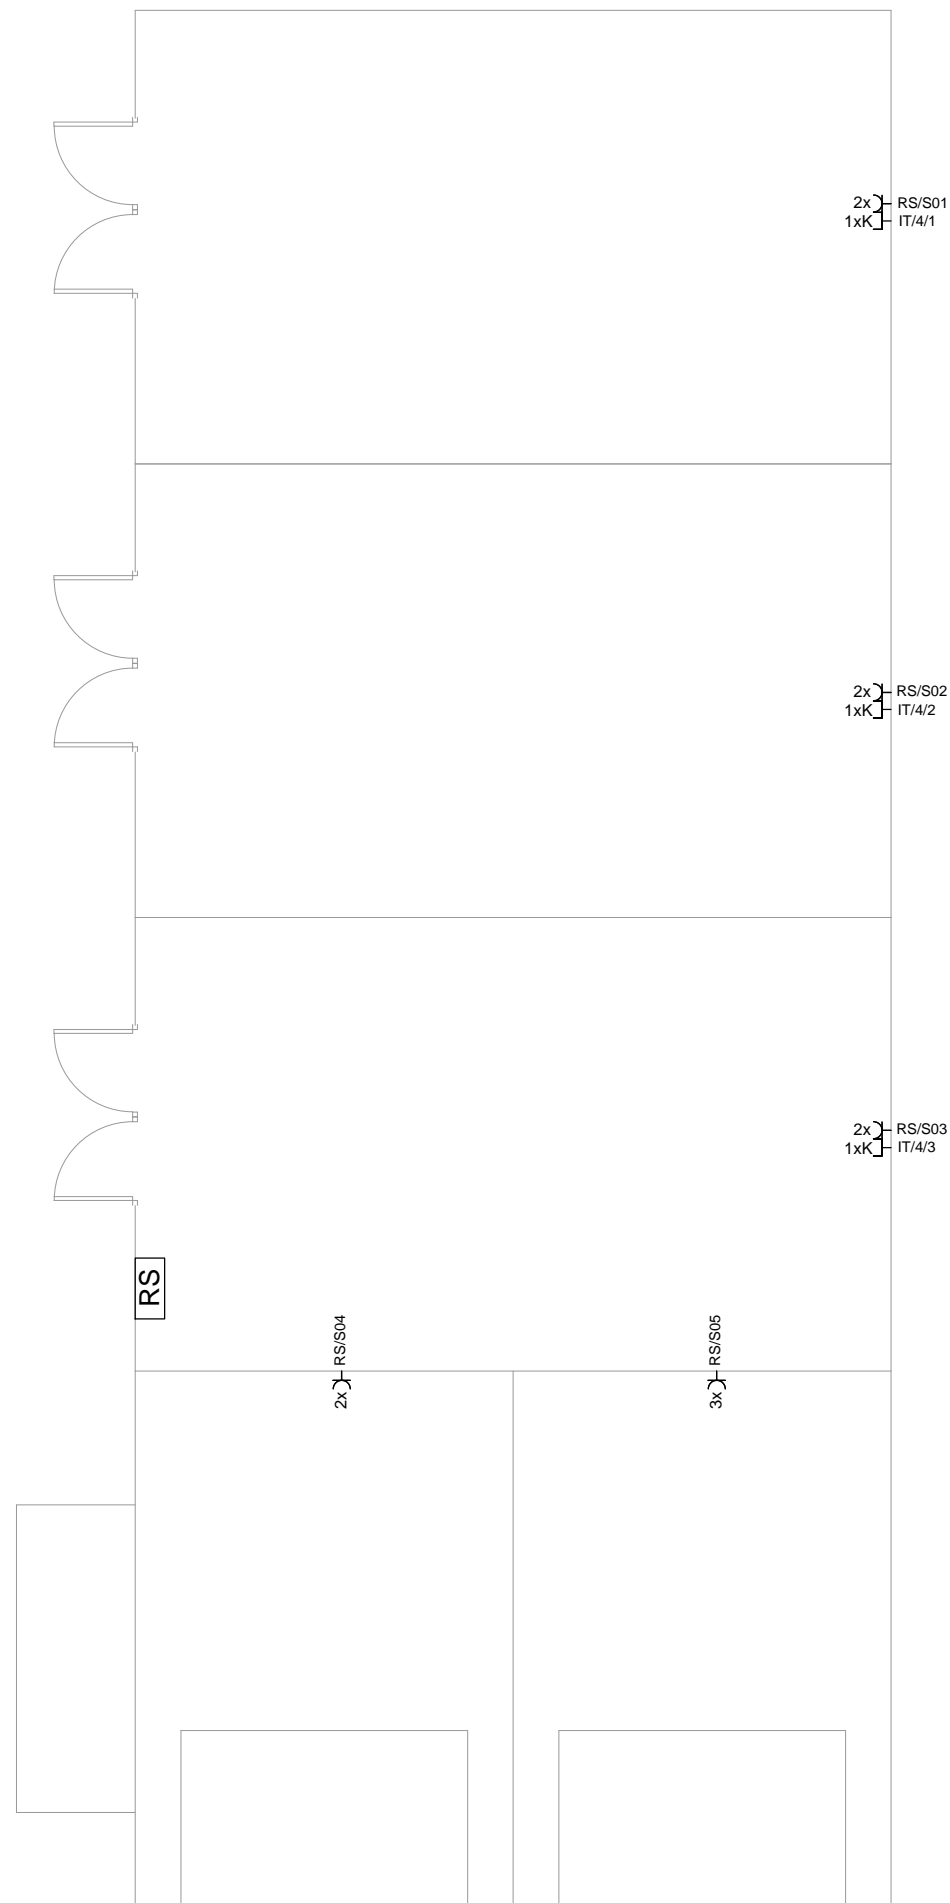

Jednostka projektowa
DB UNIT
 Tomasz Kuprianowicz

ul. Ogrodowa 84
 17-100 Bielsk Podlaski
 tomasz.kuprianowicz@dbunit.pl
 tel. +48 519 827 578

Inwestor
Skarb Państwa - Urząd Komunikacji Elektronicznej
 ul. Giełdowa 7/9
 01-211 Warszawa

Nazwa projektu
Projekt modernizacji istniejących, budowy nowych sieci teletechnicznych oraz dedykowanej instalacji elektrycznej w budynkach Delegatury UKE mieszczącej się w Gdyni przy ul. Kieleckiej 103

Projektował mgr inż. Tomasz Kuprianowicz	Nr uprawnień PDL/0193/PWBE/19 w specjalności instalacji elektrycznych	Podpis
--	--	--------

Przedmiot rysunku
Plan gniazd elektrycznych oraz IT. Rzut parteru. Garaże.

Faza projektu PW	Branża Instalacje elektryczne	Skala 1:100	Data 23/11/2022	Numer rysunku E04
----------------------------	----------------------------------	----------------	--------------------	-----------------------------